


MAPA DO CELÓW PROJEKTOWYCH

Skala 1:500

Woj. pomorskie
Gmina: Nowy Staw, Stare Pole
Obręb: Lubstowo, Ząbrowo
Nr działki: 244, 245, 255, 257/3
Mapa aktualna pod względem S. W. U. E na dzień: 25.07.2014r.
Nr sekcji mapy zasadniczej: 6.215.30.10.2.3, 6.215.30.10.4.1
KERG: 66#0,618.2014
Stużebności geinowych nie badano

Uwaga: Nie wykazano stanów nie wskazanych na niniejszej mapie, w tym: stanów, które nie były zbadane do momentu wykonania prac polowych i kameralnych.
Wykonawca prac polowych i kameralnych:
mgr inż. Michał Kurawski

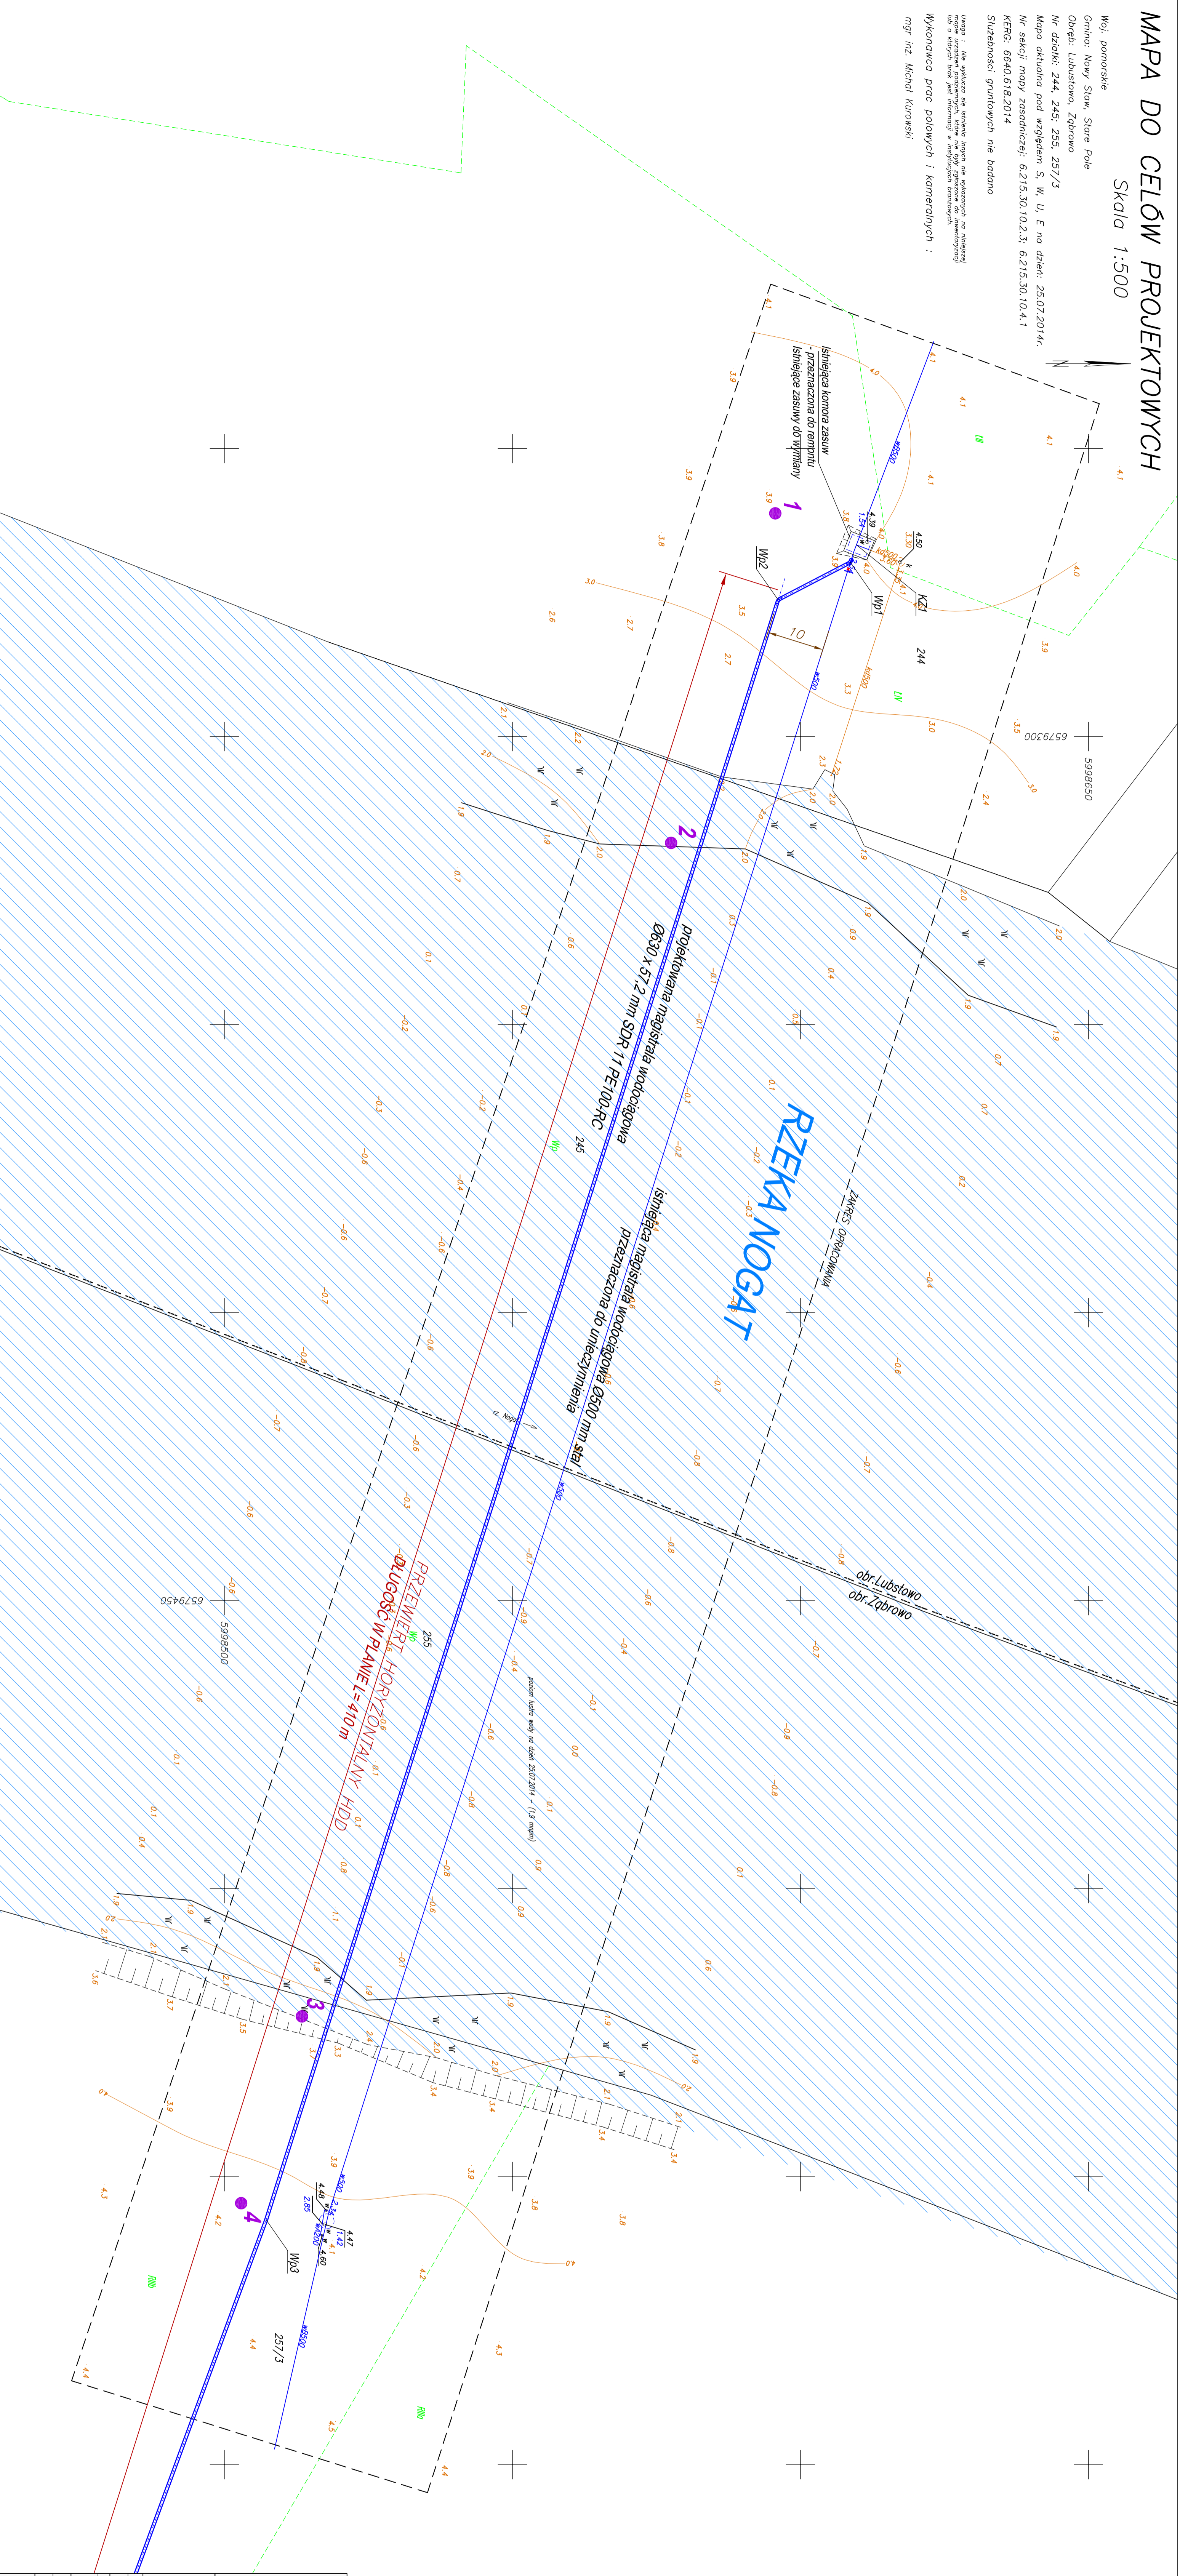

OZNACZENIA: projektowana magistrala wodociągowa CWZ istniejąca magistrala wodociągowa DN500 mm stal przeznaczona do umieszczenia odwiert geotechniczny	
Wykonawca: BS i P "EKOMETRIA" Sp. z o.o. w Gdańsku	Zamawiający: CENTRALNY WODOCIĄG ŻULAWSKI Sp. z o.o. ul. Warszawska 28A 82-100 Nowy Dwór Gdański
Projektant: Janusz Wróblewski ul. nr 3917/Gd/89 82-100 Nowy Dwór Gdański	Inżynier: Budowa syfonu magistrali CWZ pod rzeką Nogat
Projekt: WAM/059/POCS/13 Wykonawca: WAM/059/POCS/13 Wykonawca: WAM/059/POCS/13	Nazwa rysunku: Plan zagospodarowania terenu arkusz 1/2
Sprzedaż: Zarys Wojas ul. nr 2882/Gd/87 82-100 Nowy Dwór Gdański	Skala: 1:500
Data wykonania: 01.2015	Numer rysunku: EKO - 250.1
Projekt: 01.2015	Numer arkusza: 2