


Mapa do celów projektowych skala 1:500 bez prawnego ustalenia granic

Wykonani: Usługi Geodezyjne Mirosław Klepka
ul. Czestowa Miłozna 4
82-100 Nowy Dwór Gdański
tel. (55) 247-34-34

woj. pomorskie
powiat: malborski
gm. Stare Pole
Id. jedn. ew.: 220908_2 Stare Pole
Id. obrębu ew. 0015 - Ząbrowo
dz. nr 258
ID: 6640878.2014

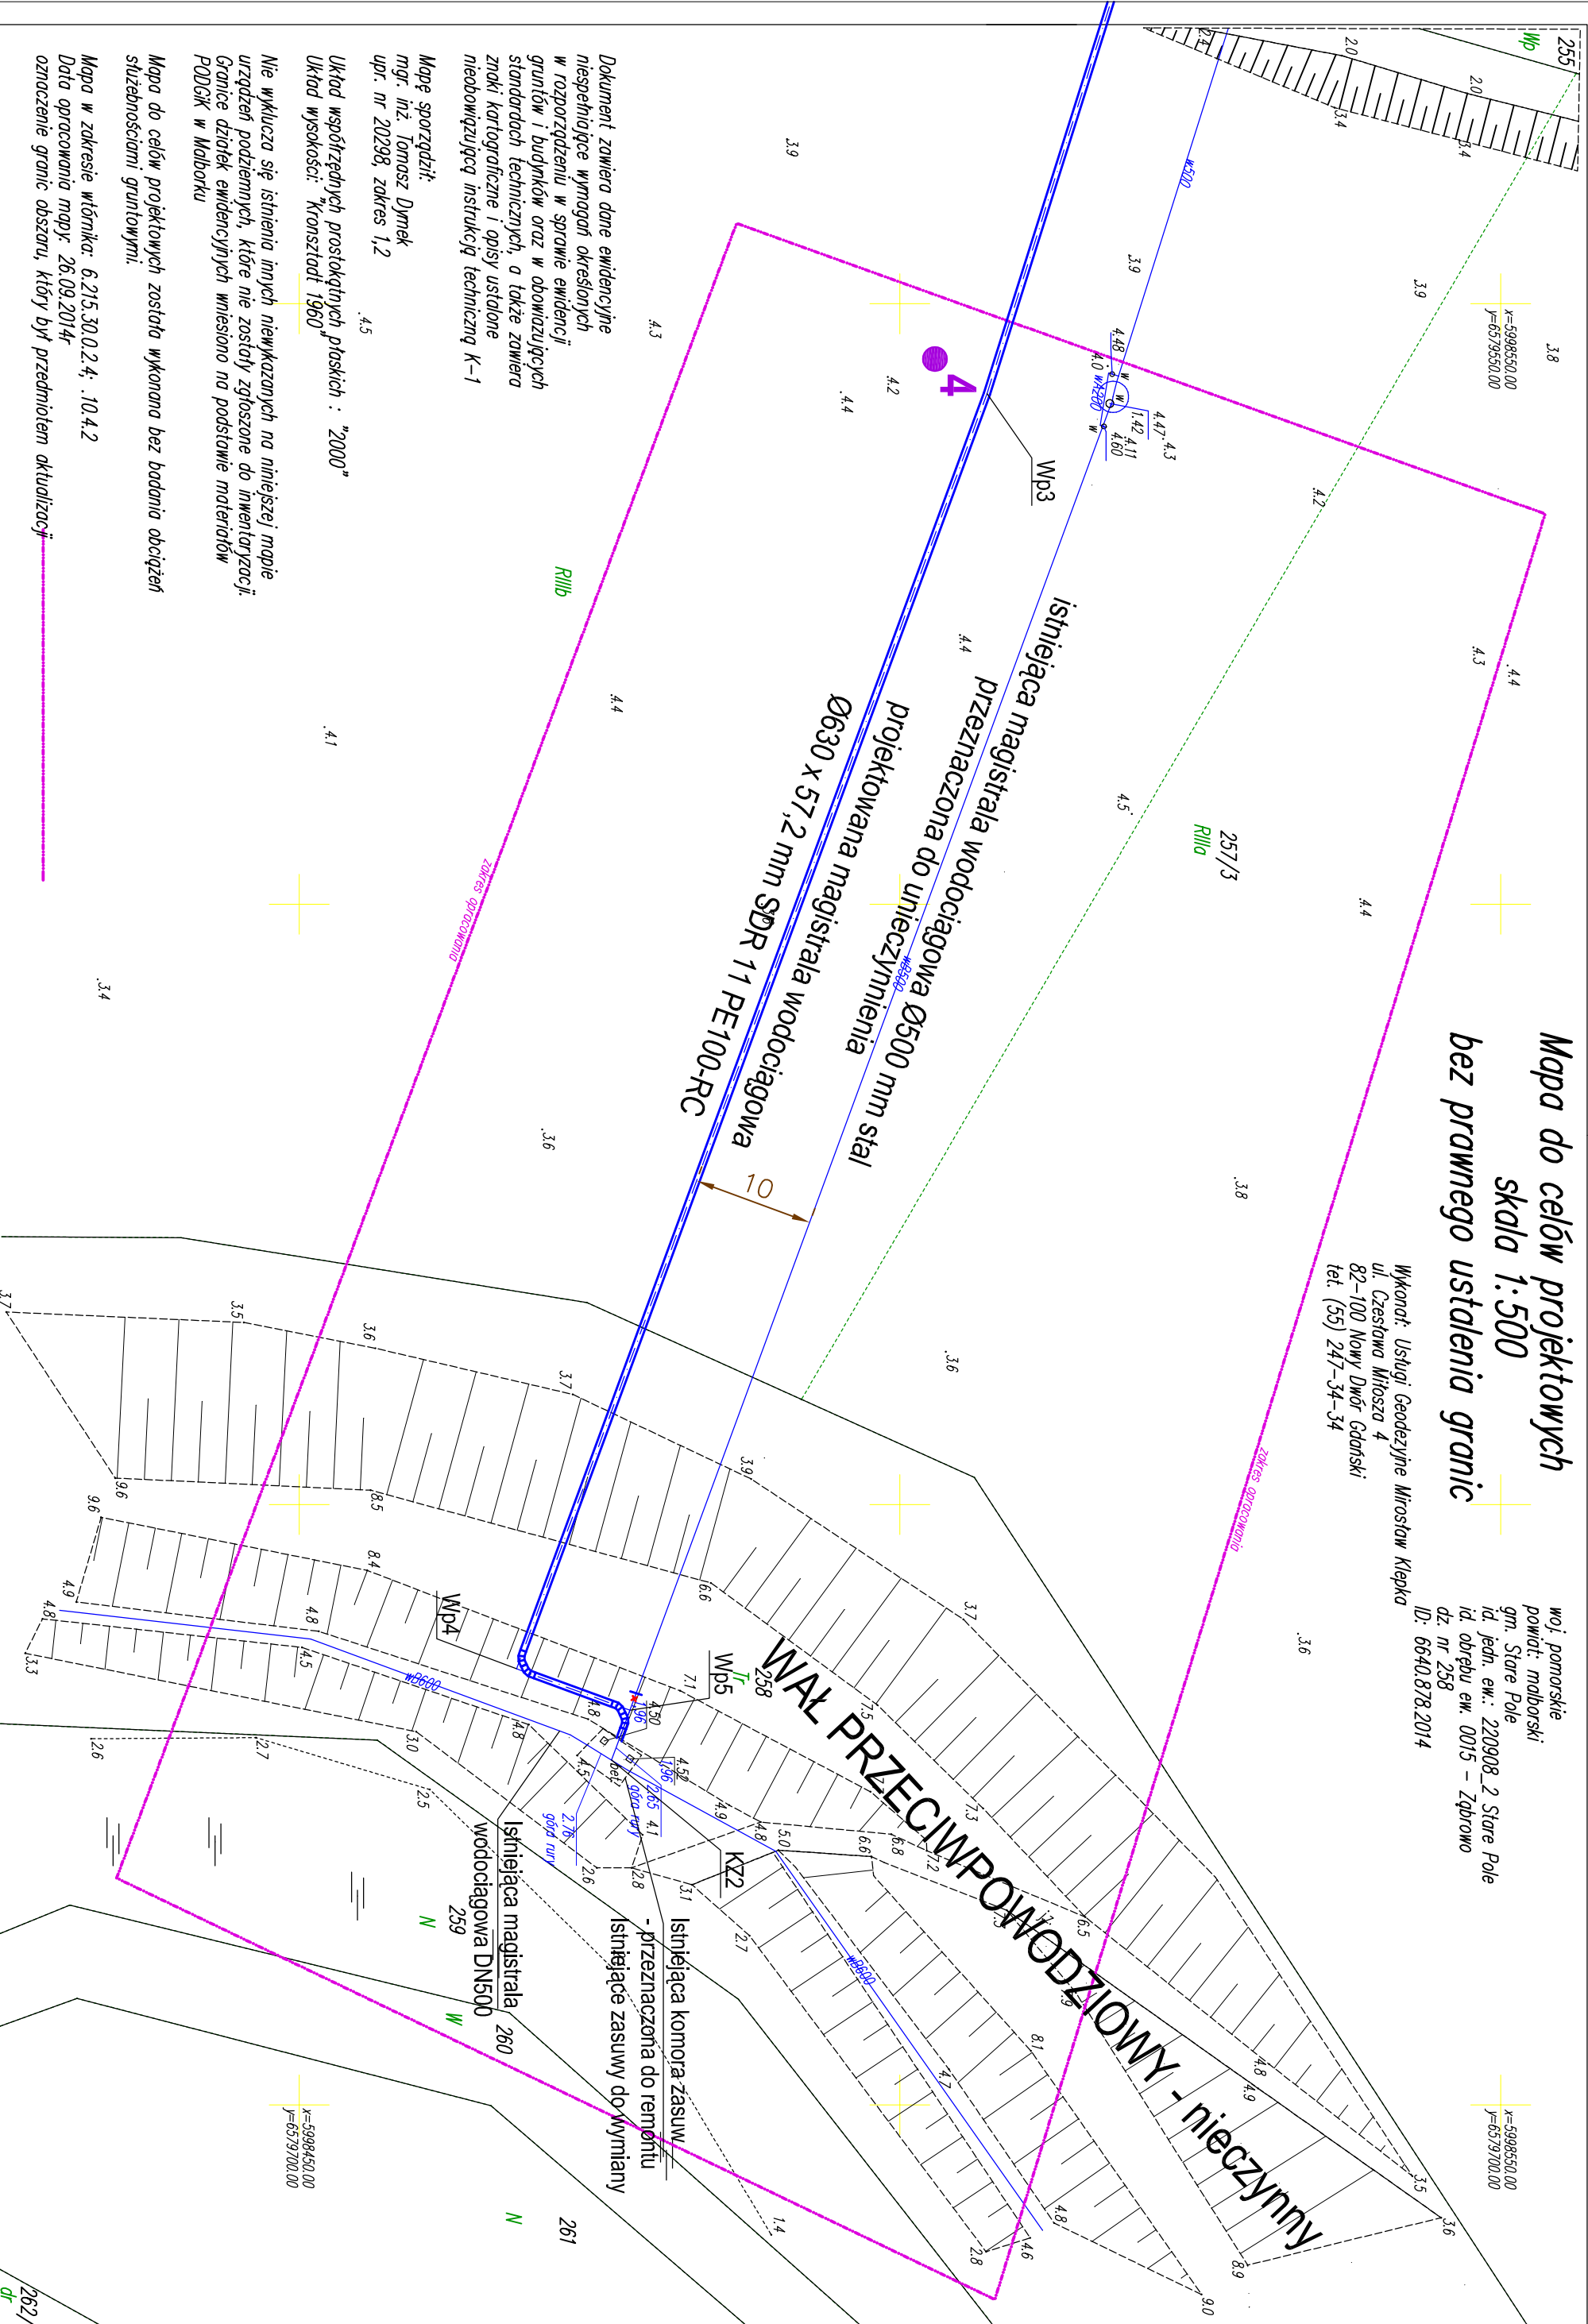

Dokument zawiera dane ewidencyjne niespełniające wymagań określonych w rozporządzeniu w sprawie ewidencji gruntów i budynków oraz w obowiązujących standardach technicznych, a także zawiera znaki kartograficzne i opisy ustalone nieobowiązującą instrukcją techniczną K-1

Mapę sporządził:
mgr. inż. Tomasz Dymek
upr. nr 20298, zakres 1,2

Układ współrzędnych prostokątnych płaskich : "2000"
Układ wysokości: "Krańsztađ 1960"

Nie wklucza się istnienia innych niewykazanych na niniejszej mapie urządzeń podziemnych, które nie zostały zgłoszone do inwentaryzacji. Granice działek ewidencyjnych wniesiono na podstawie materiałów PODOGK w Malborku

Mapa do celów projektowych została wykonana bez badania obciążen służebnościami gruntowymi!

Mapa w zakresie wiatrznika: 6.215.30.0.2.4. 10.4.2

Data opracowania mapy: 26.09.2014r

oznaczenie granic obszaru, który był przedmiotem okładzacji

OZNACZENIA:

	projektowana magistrala wodociągowa CWŻ
	istniejąca magistrala wodociągowa DN500 mm stal
	przeznaczona do unieczyśnienia
	odwiert geotechniczny

Wykonawca: BS i PP "EKOMETRIA" Sp. z o.o. w Gdańsku		Zamawiający: CENTRALNY WODOCIĄG ŻULAWSKI Sp. z o.o. ul. Warszawska 28A 82-100 Nowy Dwór Gdański	
Projektant: Janusz Wróblewski Upn. nr.: 3937/Gd/89 specjalność: instalacyjno-inżynierska	Podpis:	Investycja: Budowa syfonu magistrali CWŻ pod rzeką Nogat	
Projektant: Małżena Pruwalska Upn. nr.: WAM/0059/POOS/13 specjalność: instalacyjna w zakresie sieci, instalacji i urządzeń cieplnych, wentylacyjnych, gazowych, wodociągowych i kanalizacyjnych	Podpis:	Nazwa rysunku: Plan zagospodarowania terenu arkusz 2/2	
Sprawdził: Jerzy Wojas Upn. nr.: 2882/Gd/87 specjalność: instalacyjno-inżynierska	Podpis:		
Data wykonania: 01.2015	Stadium: Projekt budowlany	Nr umowy: 11/DL/2014	Skala: 1:500
		Nr archiwizacji: EKO - 250.1	Nr rysunku: 3